


1000

PROJEKTOWANE UZBROJENIE
- PRZŁĄCZE WODY
- STUDNIA WODOMIERNICZOWA

PROJEKTOWANE UZBROJENIE WG. ODRĘB. OPRAĆ.
- INSTALACJA KANALIZACJI SANITARNEJ
- INSTALACJA KANALIZACJI TECHNOLOGICZNEJ
- KABEL ENERGETYCZNY

ISTNIEJĄCE UZBROJENIE
- KANALIZACJA SANITARNA
- KANALIZACJA DESZCZOWA
- WODOCIĄG
- KABLE ENERGETYCZNE
- PRZŁĄCZE C.O.
- KANALIZACJA SANITARNA DO DEMONTAŻU

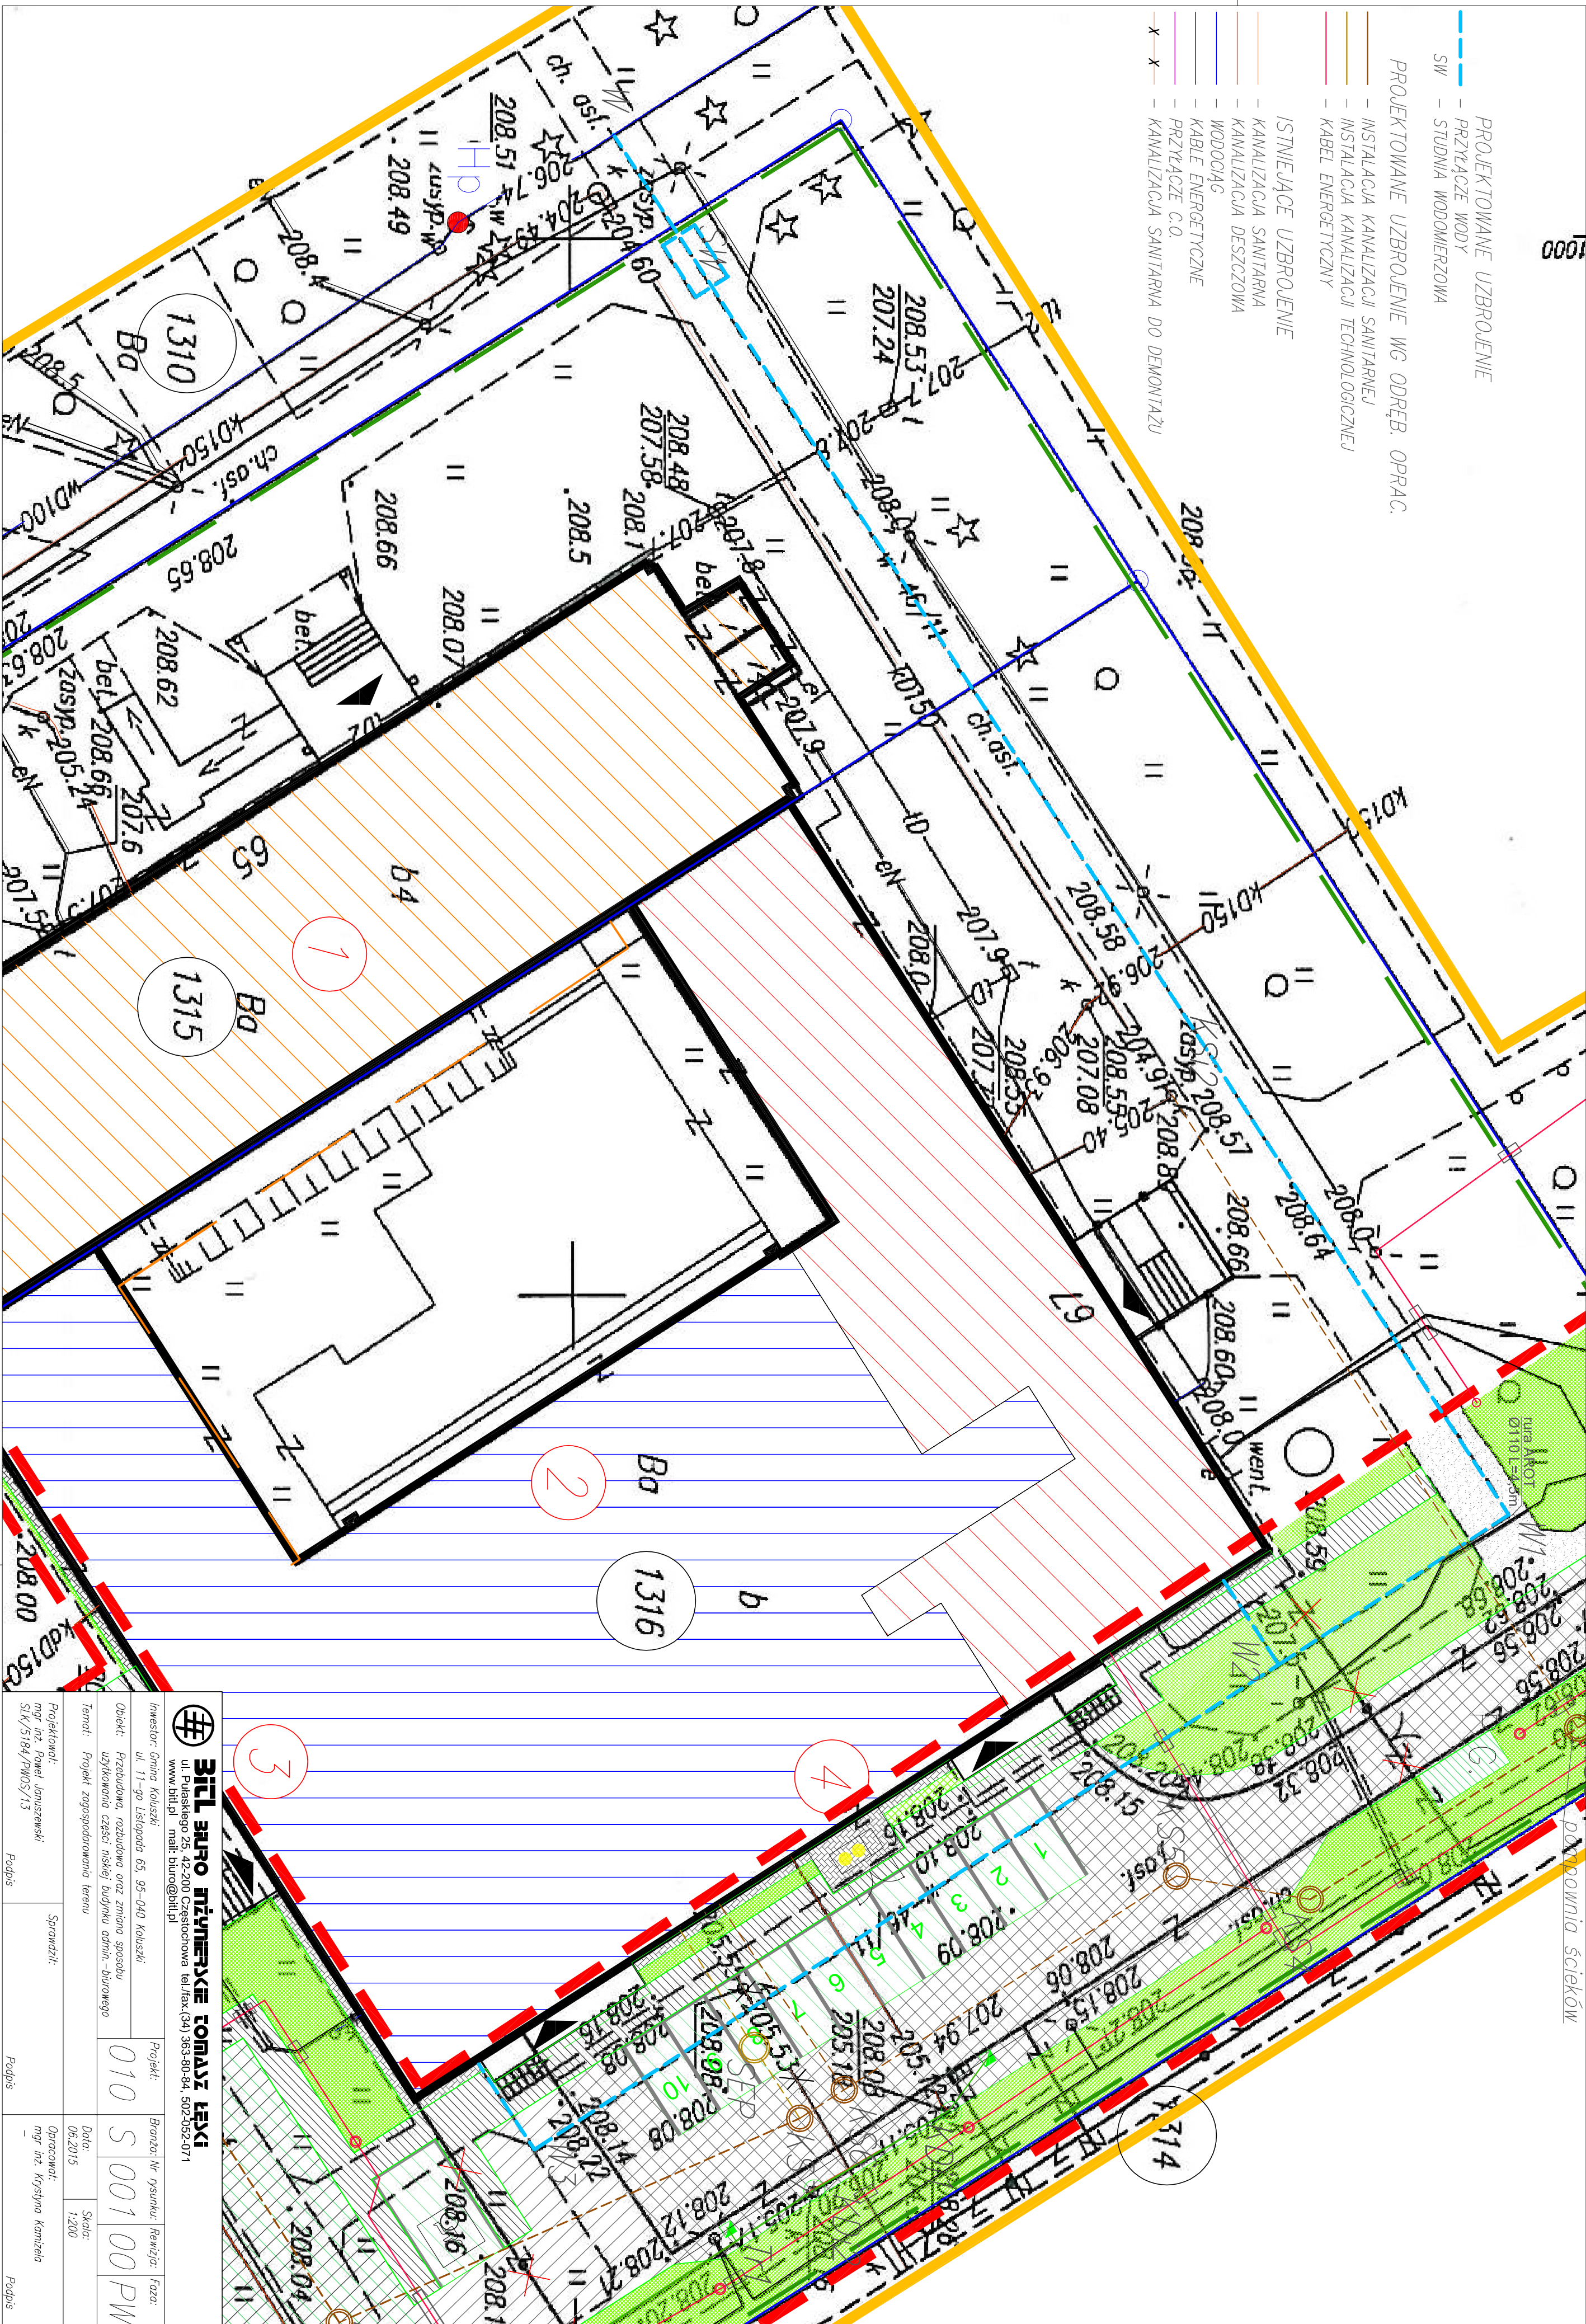

BIURO INŻYNIERSKIE TOMASZ ŁĘSKI ul. Pułaskiego 25, 42-200 Częstochowa tel/fax (043) 383-80-84, 502-562-071 www.bil.pl mail: biuro@bil.pl		Projekt: 010 S 001 00 PW	
Inwestor: Gmina Kozłowski ul. 11-go Listopada 65, 95-040 Kozłowski		Data: 06.2015	
Opis: Przebudowa, rozbudowa oraz zmiana sposobu użytkowania części istniejącego budynku admin.-biurowego		Skala: 1:200	
Temat: Projekt zagospodarowania terenu		Sprawdził: mgr inż. Krystyna Komar	
Projektant: mgr inż. Paweł Januszewski SIW/5184/PWOS/13		Podpis: _____	