



 


2%

istniejący

istniejący

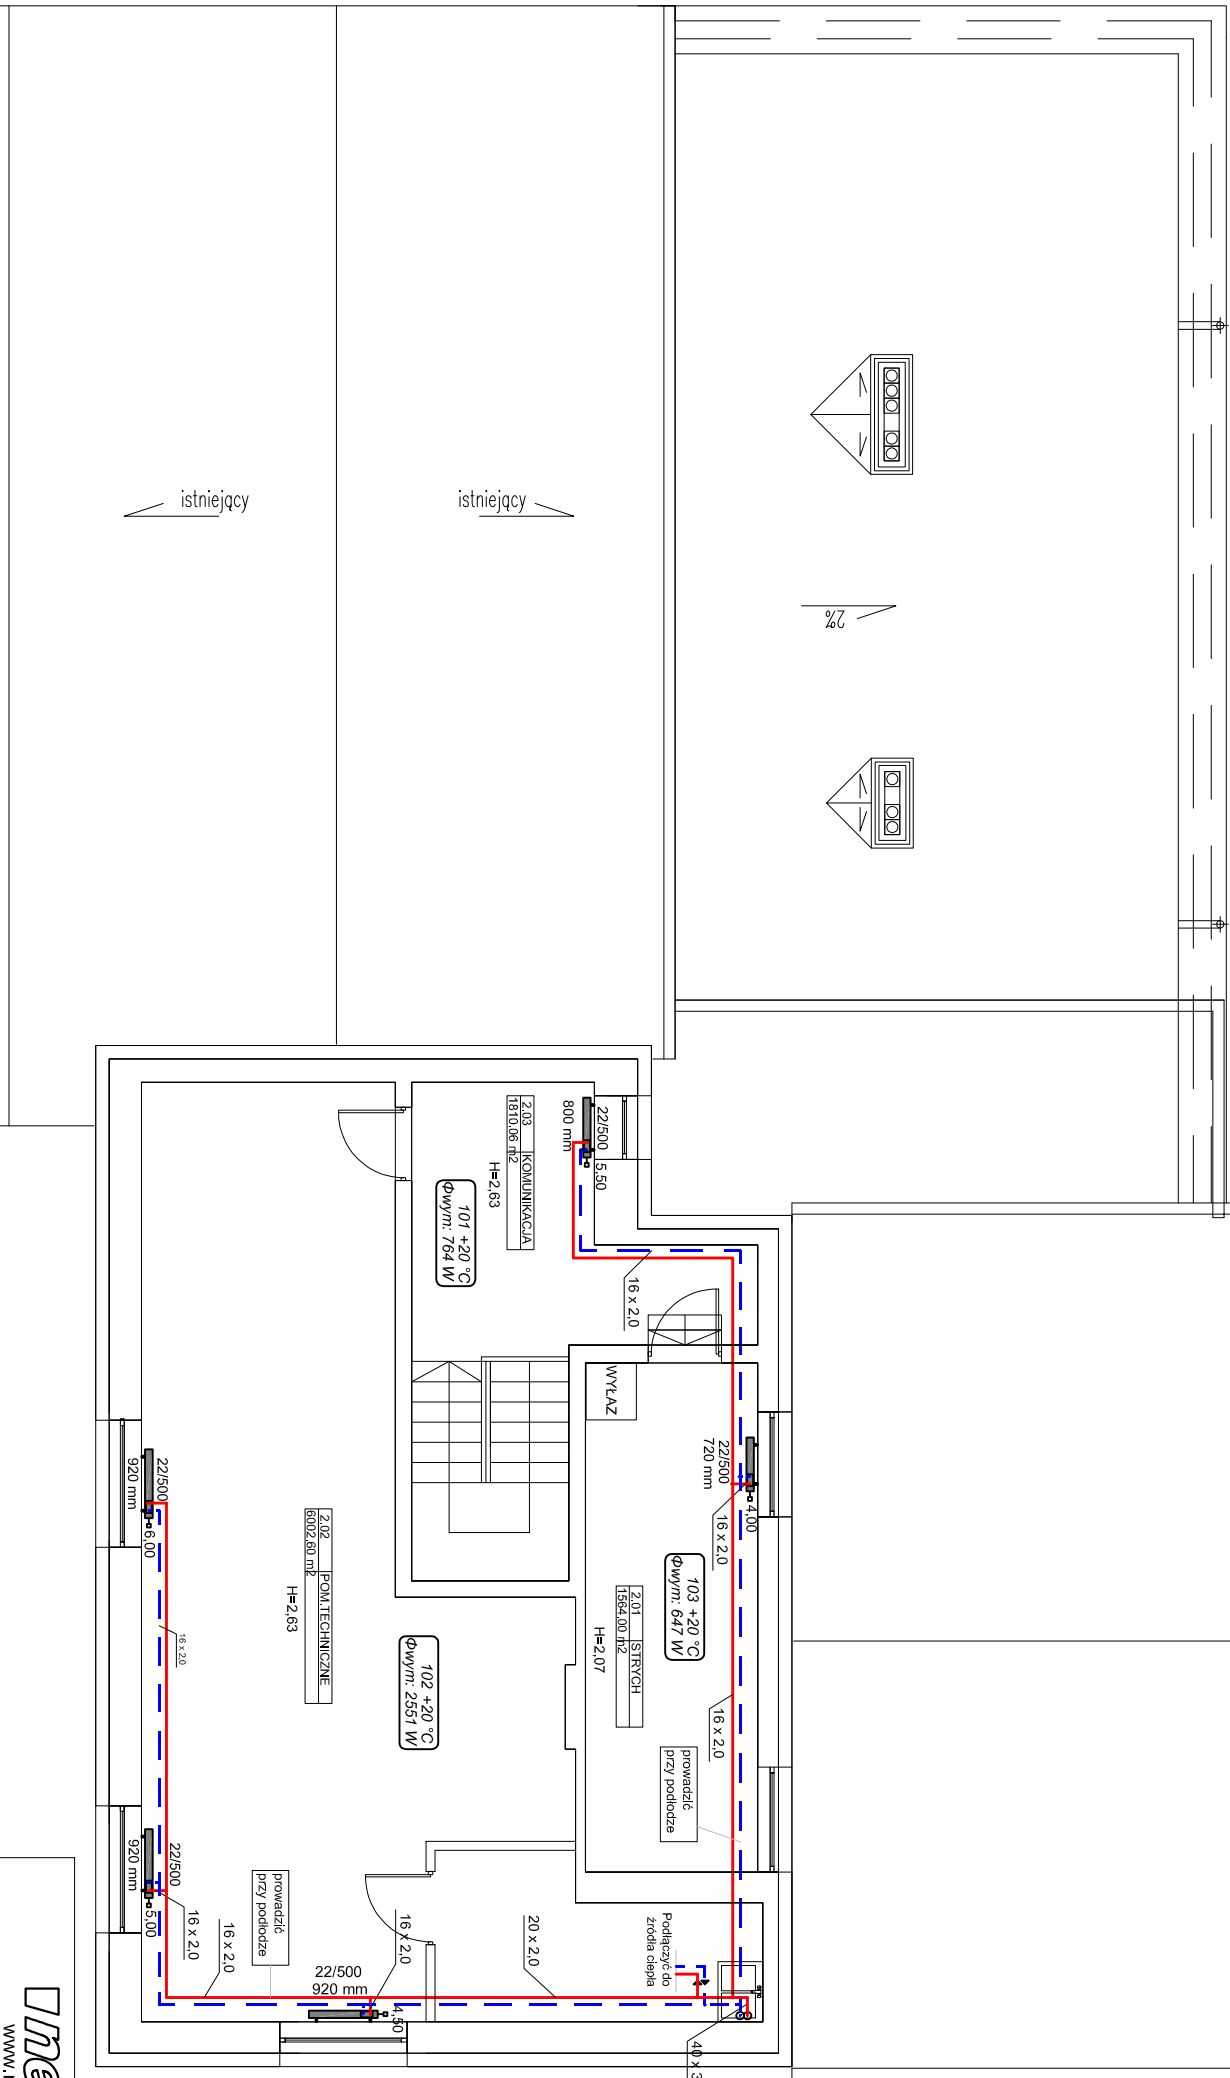

LEGENDA:

-  grzejnik niezintegrowany
-  projektowany pion instalacji centralnego ogrzewania
-  projektowana instalacja centralnego ogrzewania - zasilanie
-  projektowana instalacja centralnego ogrzewania - powrót

numer pomieszczenia

004 +20 °C
Φwym.: 699 W

temperatura pomieszczenia

zapotrzebowanie na ciepło

<div><div>neon</div><div>www.neon.net.pl neon@neon.net.pl</div></div> <div><div>42-202 Częstochowa, ul. Bór 180</div><div>tel./fax: +48 +34 3245161</div></div>			
Investor:	Gmina Koluszy, 95-040 Koluszy, ul. 11 Listopada 65		
Faza:	PROJEKT WYKONAWCZY		
Branża:	Sanitarna		
Temat:	Termomodernizacja obiektu: Budynek Ochotniczej Straży Pożarnej w Będzelińie, ul. Strażacka 16, działka nr ewid. 375, obręb: nr 1 Będzeliń, Jedn. ewid.: 100607_5 Rozbudowa obiektu o pomieszczenia techniczne		
Projektował:	mgr inż. Wojciech Norberciak	SLK/1372POWS/06	specjalność sanitarna
Sprawił:	mgr inż. Jacek Płoszaj	SLK/4547/POOS/12	specjalność sanitarna
INSTALACJA C.O. - RZUT PIĘTRA		Skala 1:100	Nr rysunku C2